


凡 例

記号	名称	特記な部分の指注 (工種) 内容
□	給 水	HIVP20A 床下コログシ 保温
■	給 水	Cu120φ 床下コログシ 保温
○	排 水	VP40A 手摺式排気機、床下コログシ
◎	排 水	HTVP 手摺式排気機、床下コログシ
○	床下開口	

※1. 居室通風管の周囲は防水コーキングを施すこと。
 ※2. *印部分にて既設配管に接続のこと。


シャワールーム
 Toto シャワールーム 0816 同製品
 シャワーヘッドプラン 6タイプ 基本仕様
 および 壁：ペシツカグレート (抗菌防カビ仕様) とする
 換気グリルは 換気扇 (抗菌防カビ仕様) とする

洗面台
 Toto 品番：LDP8075BAGENZ + LMP8075B1GDC1G 相当品
 商品名：Vシリーズ
 サイズ：開口750mm

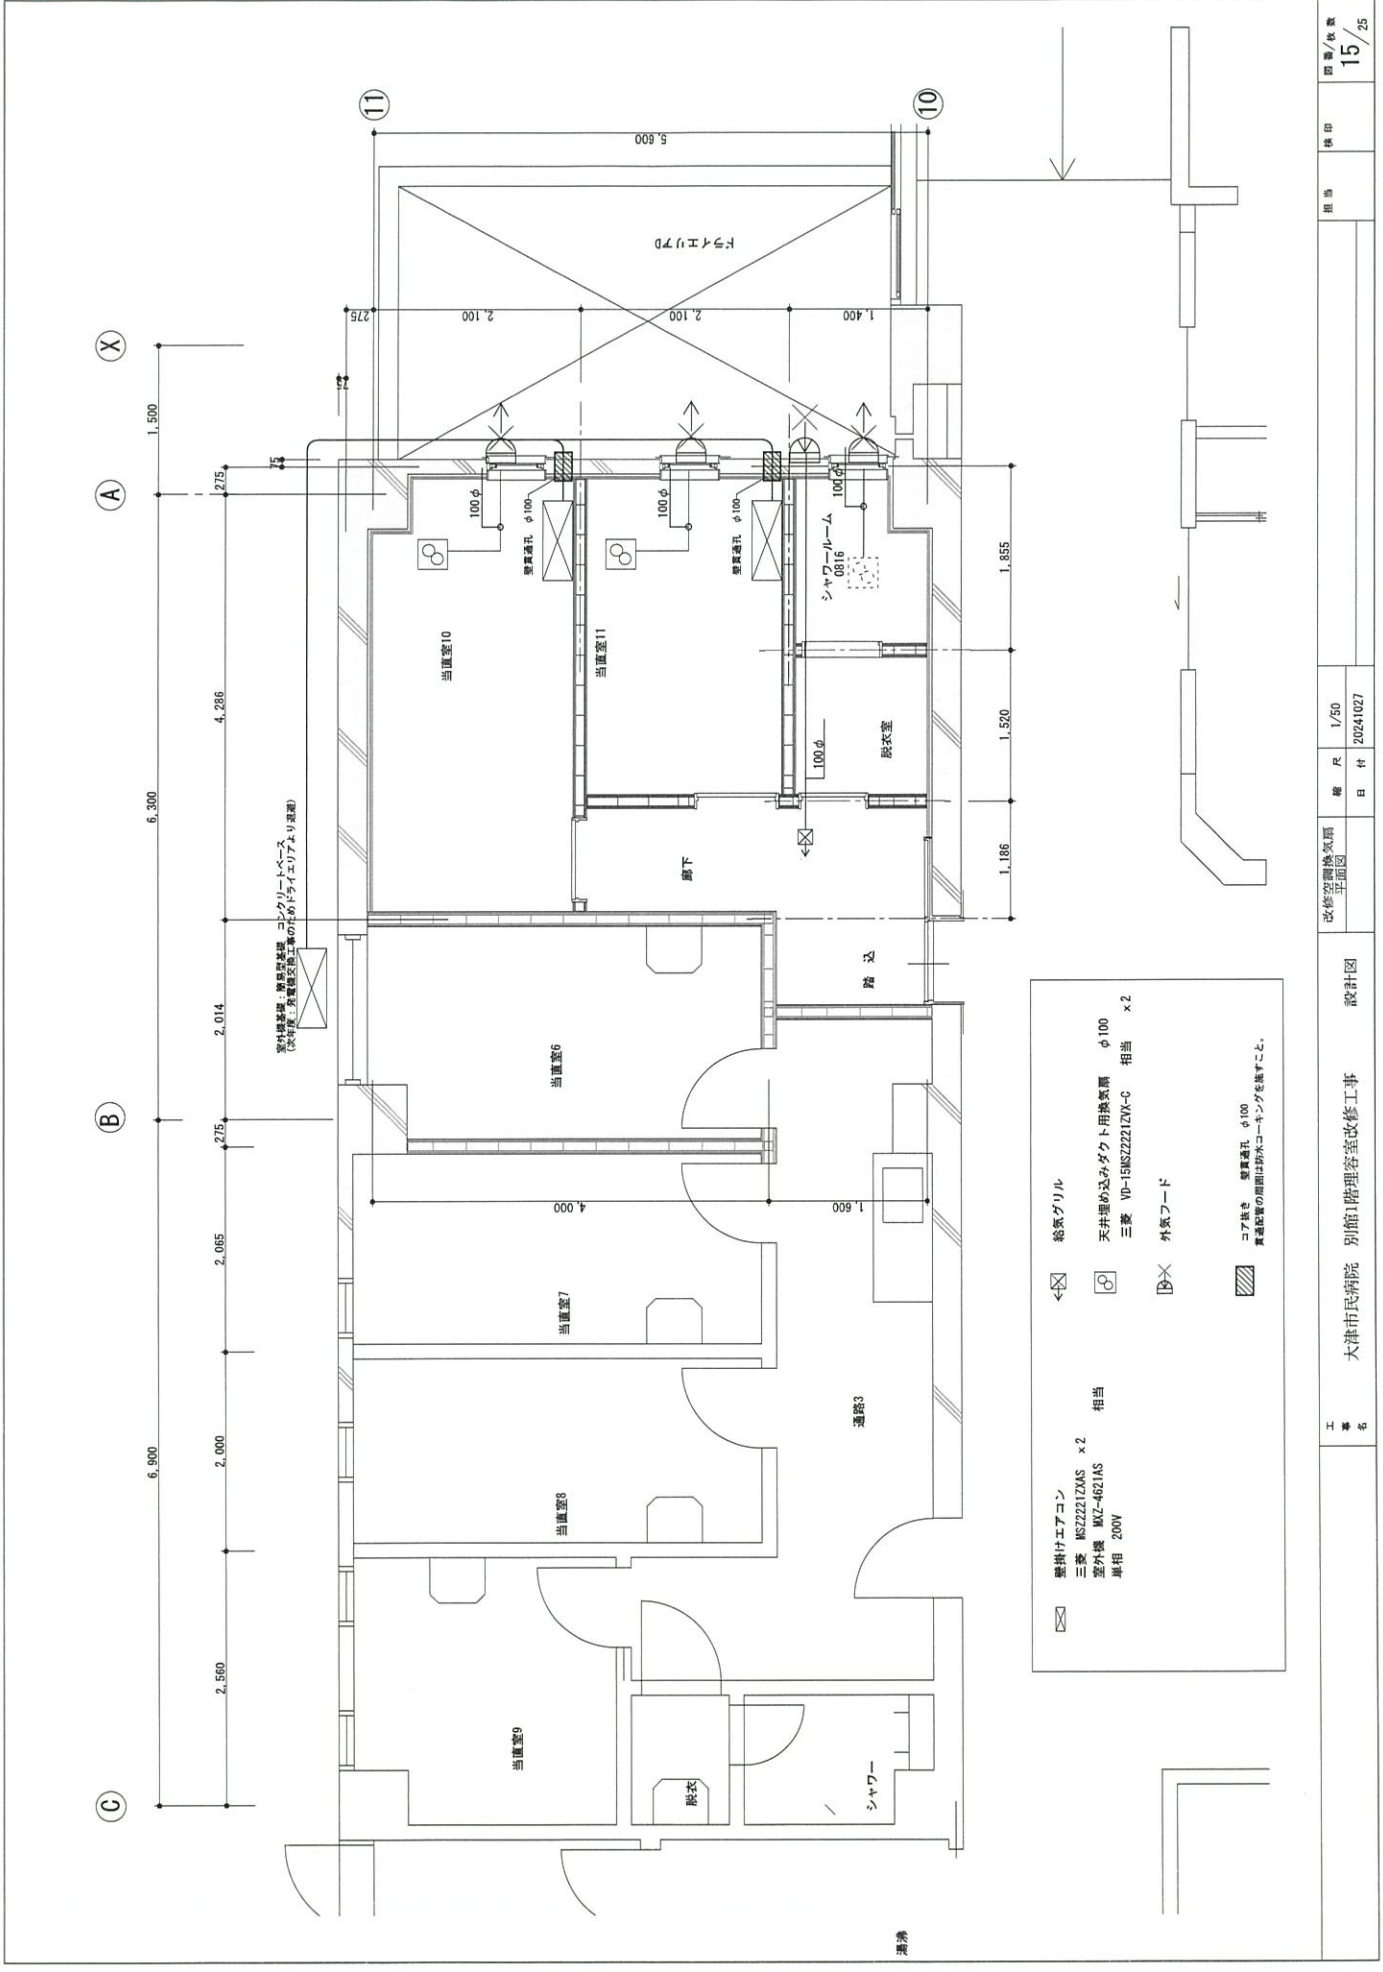

- ☒ 壁掛けエアコン
三菱 NSZ221ZKAS x 2
室外機 WZ-4621AS
単相 200V
- ☒ 給気グリル
- ☒ 天井埋め込みダクト用換気扇 φ100
三菱 VD-15NSZ221ZVA-C 相当 x 2
- ☒ 外気フード
- ☒ コア抜き 壁貫通孔 φ100
貫通配管の周囲は防水コーキングを施すこと。

工事名	大津市民病院 別館1階理容室改修工事			設計図	改修の種別 躯体改修 平面図	縮尺	1/50	発行日	2024.02.27	枚数	15/25
図面/枚数											

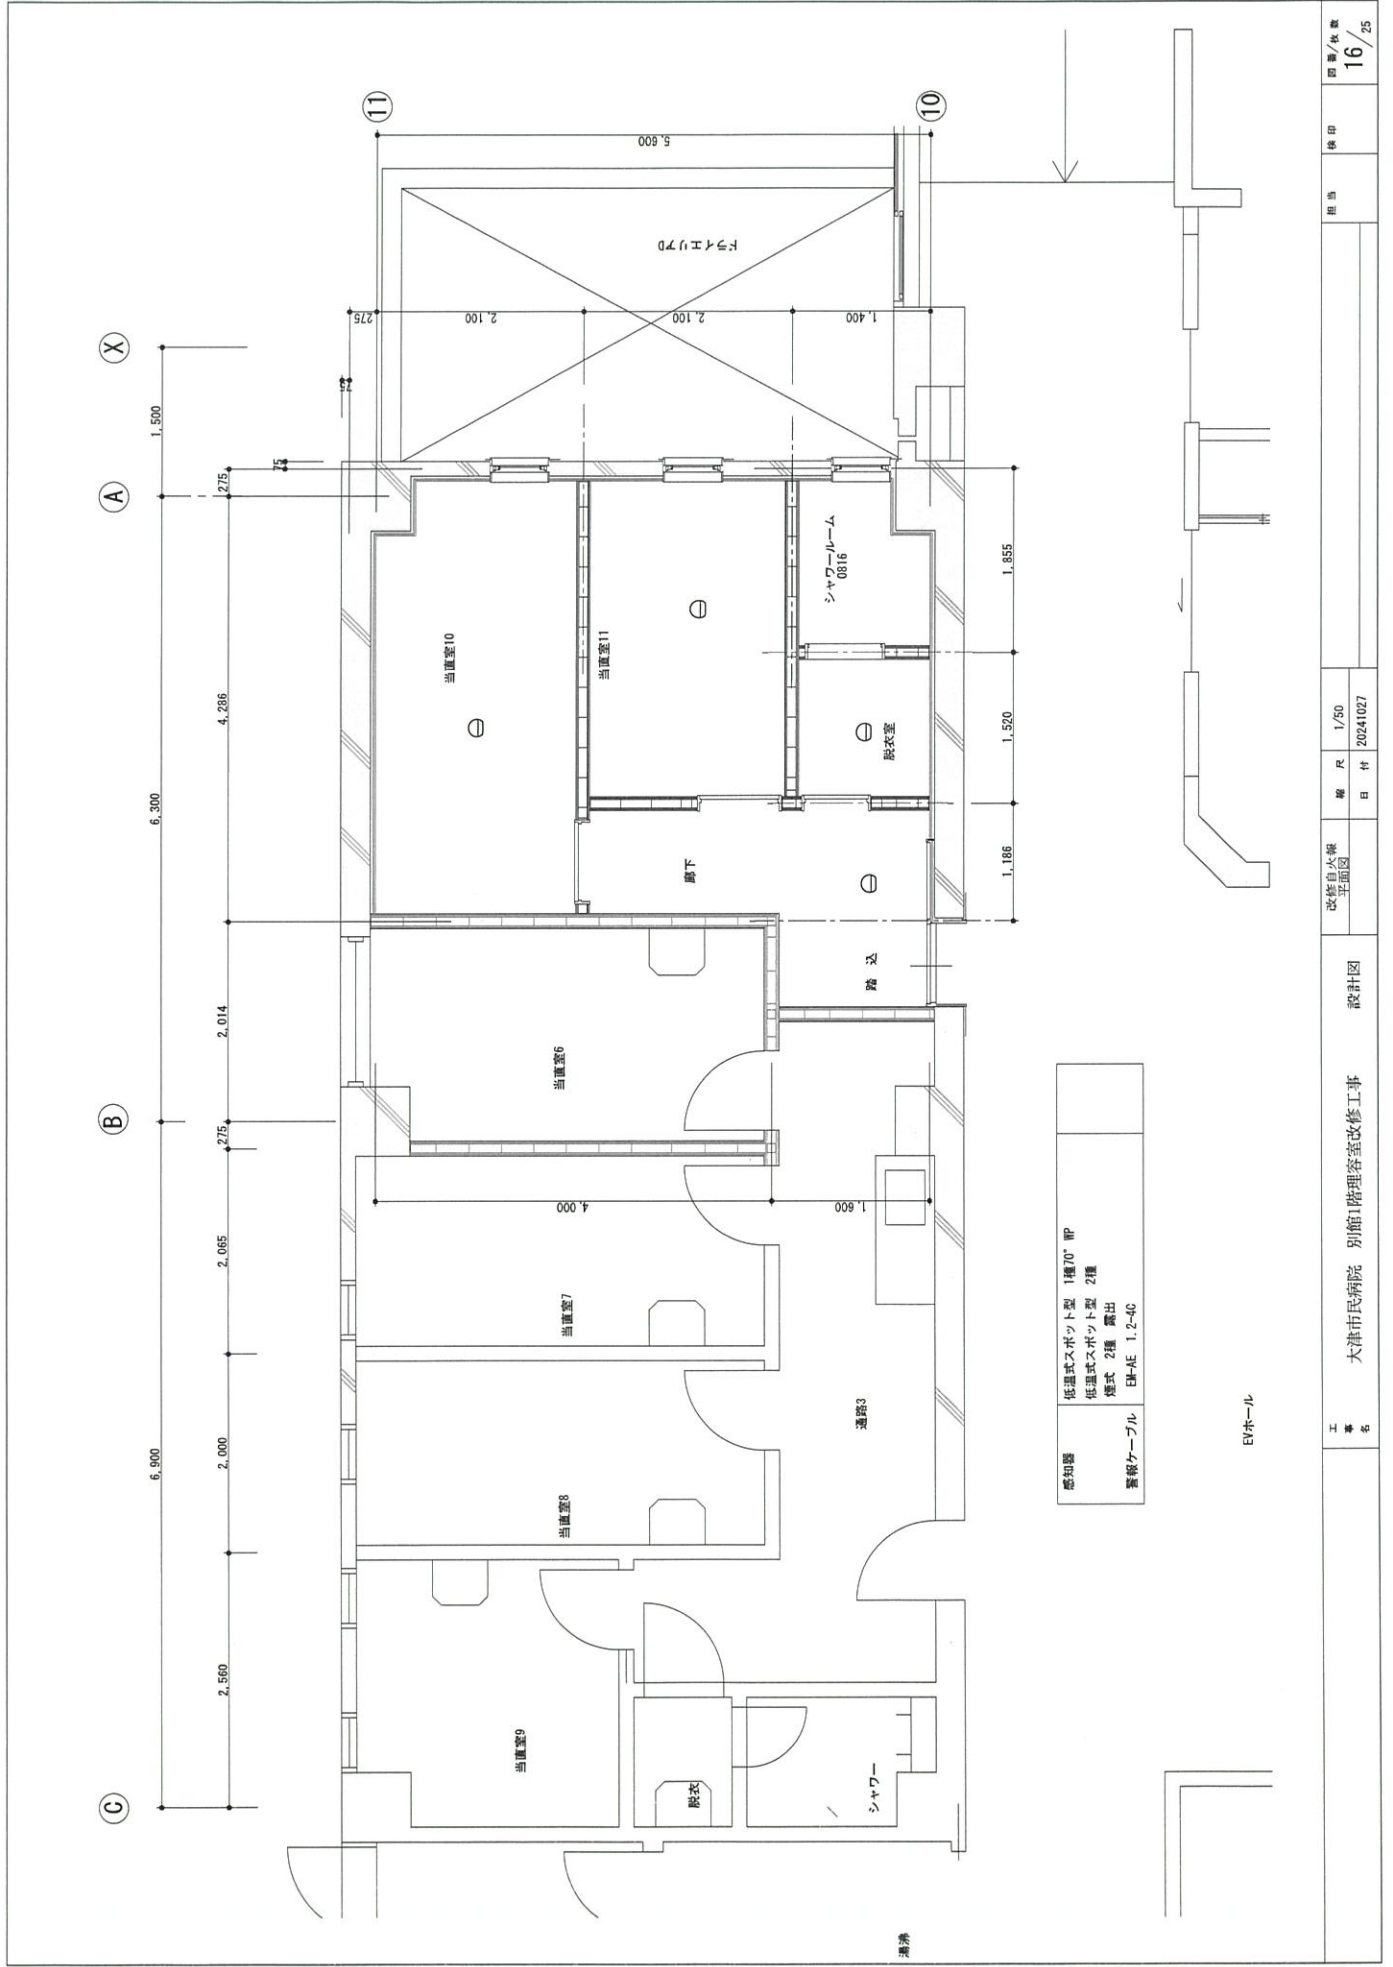

工事
名称

大津市民病院 別館1階患者室改修工事

設計図


改修自水保
平面図

縮尺
1/50
20241027


担当

検印

図番/枚数
16/25

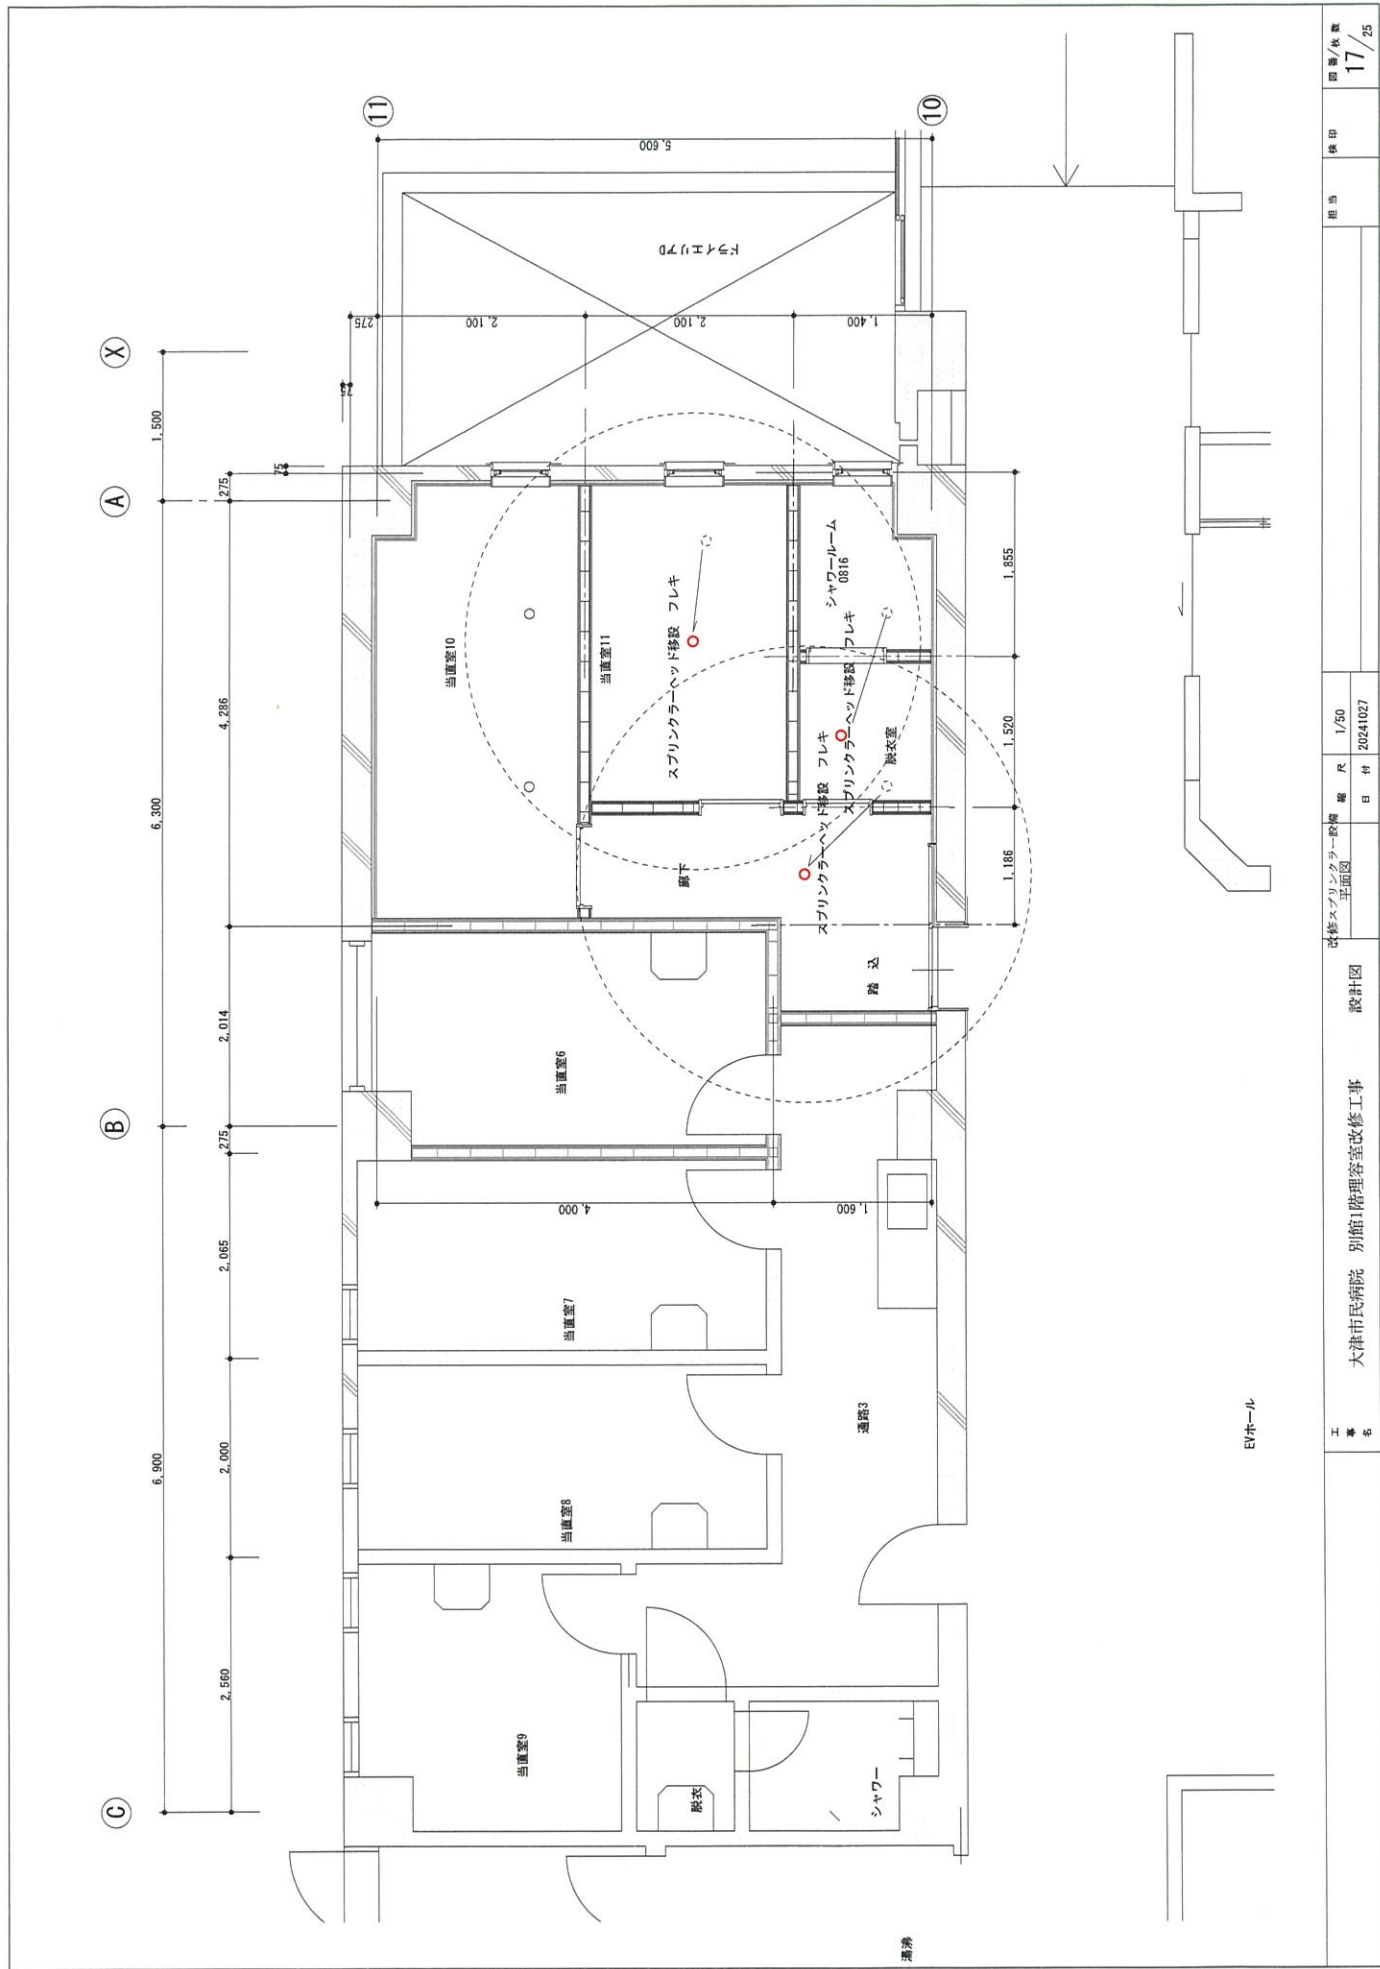

工事名	大津市民病院 別館1階理容室改修工事	設計図	改修スプリンクラ設備 平面図	縮尺	1/50	図番/枚数	17/25
日付	2024.10.27	設計者		確認者		検印	

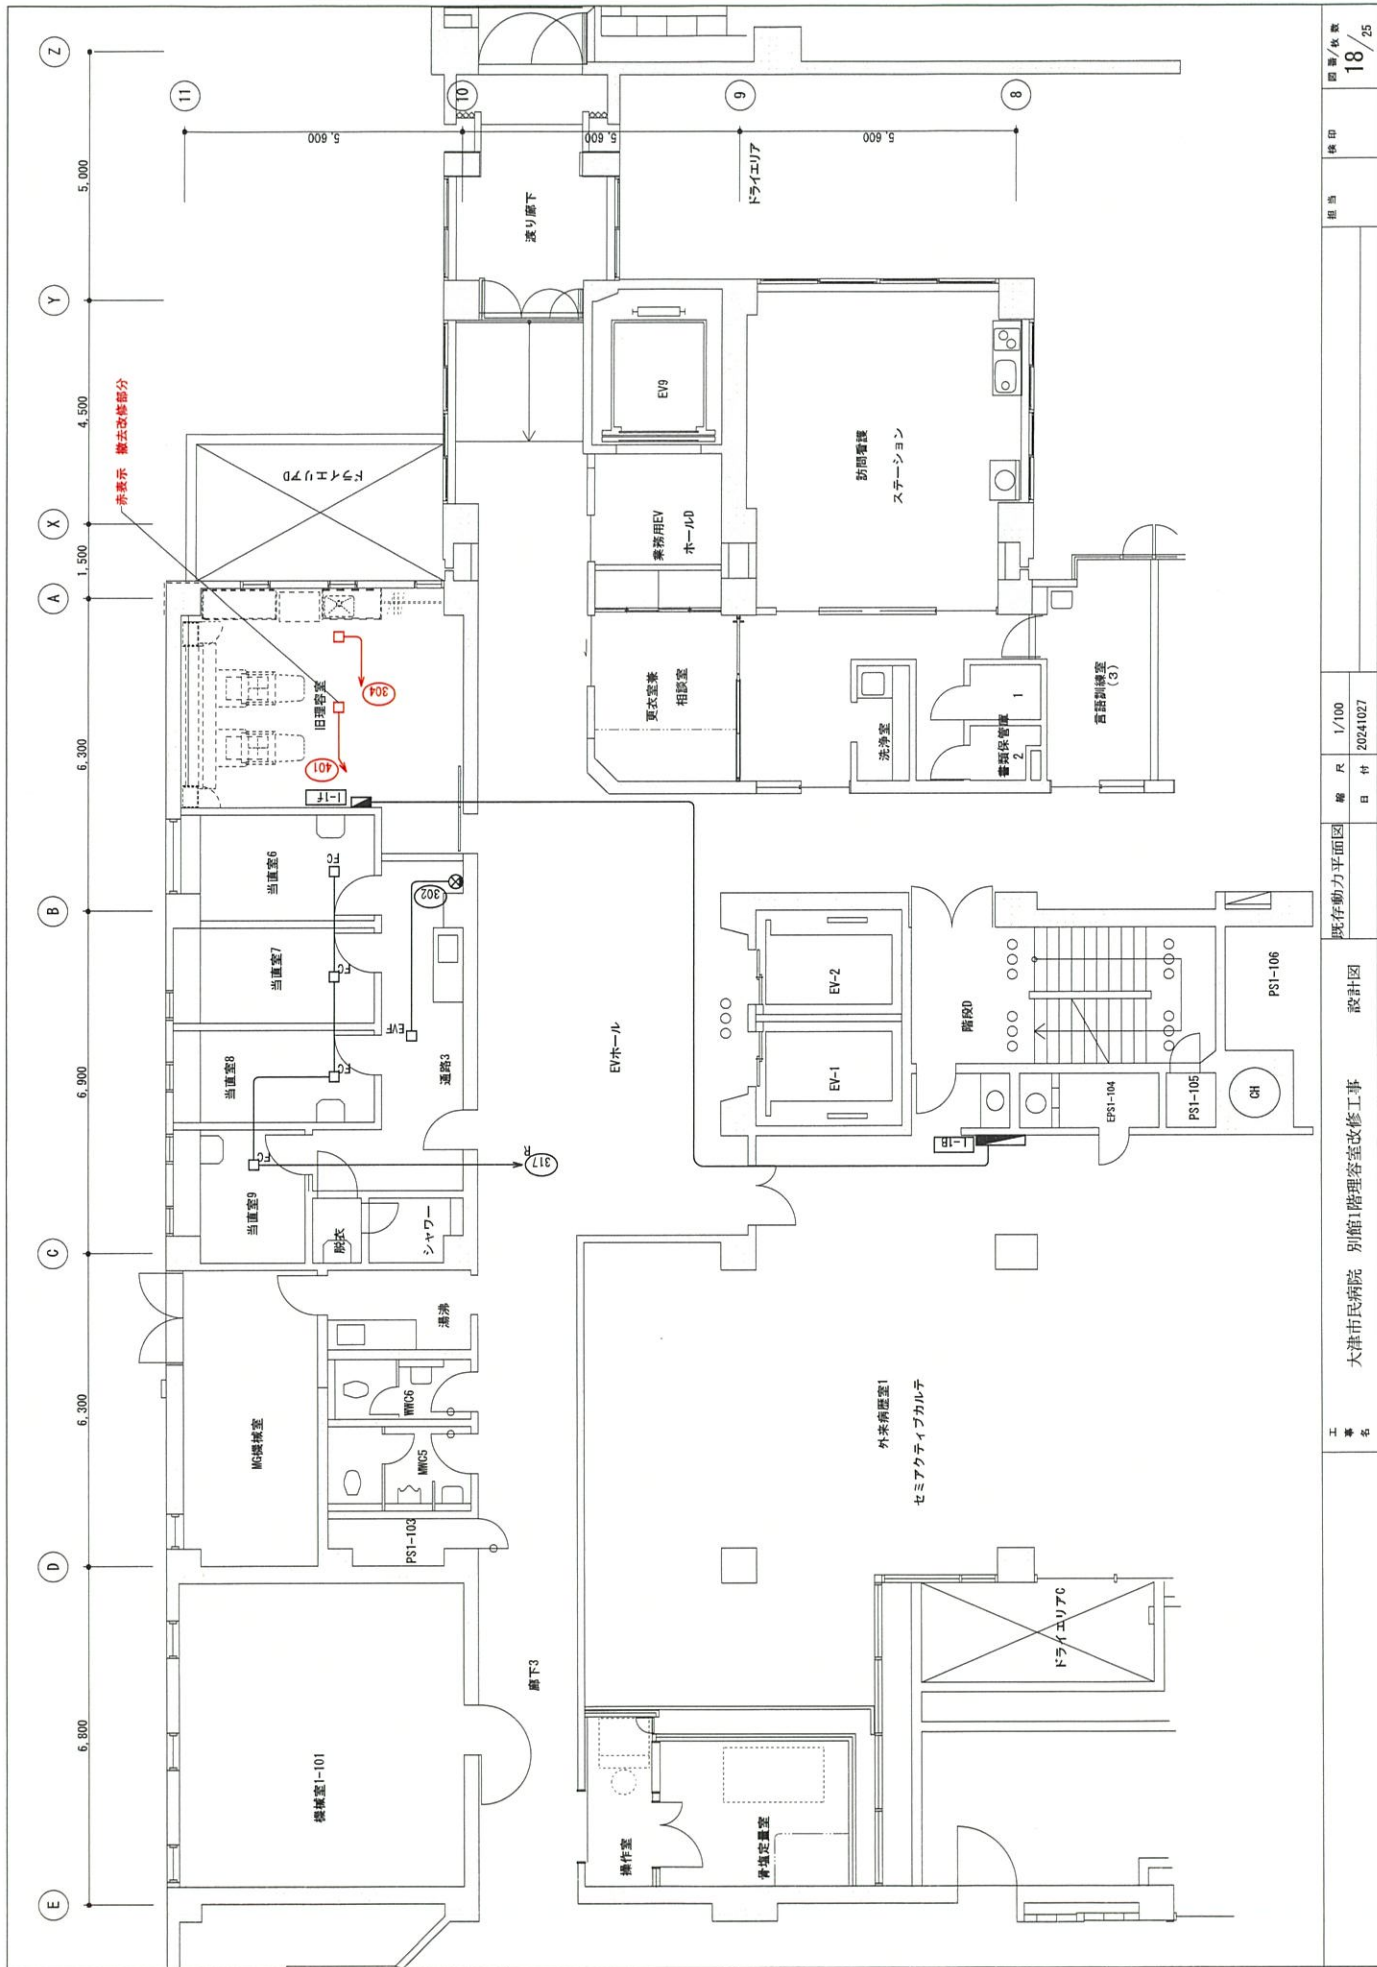

工事名
大津市民病院 別館1階理容室改修工事


設計図

既存動力平面図


縮尺
1/100
2024.10.27

図章
18/25


18/25

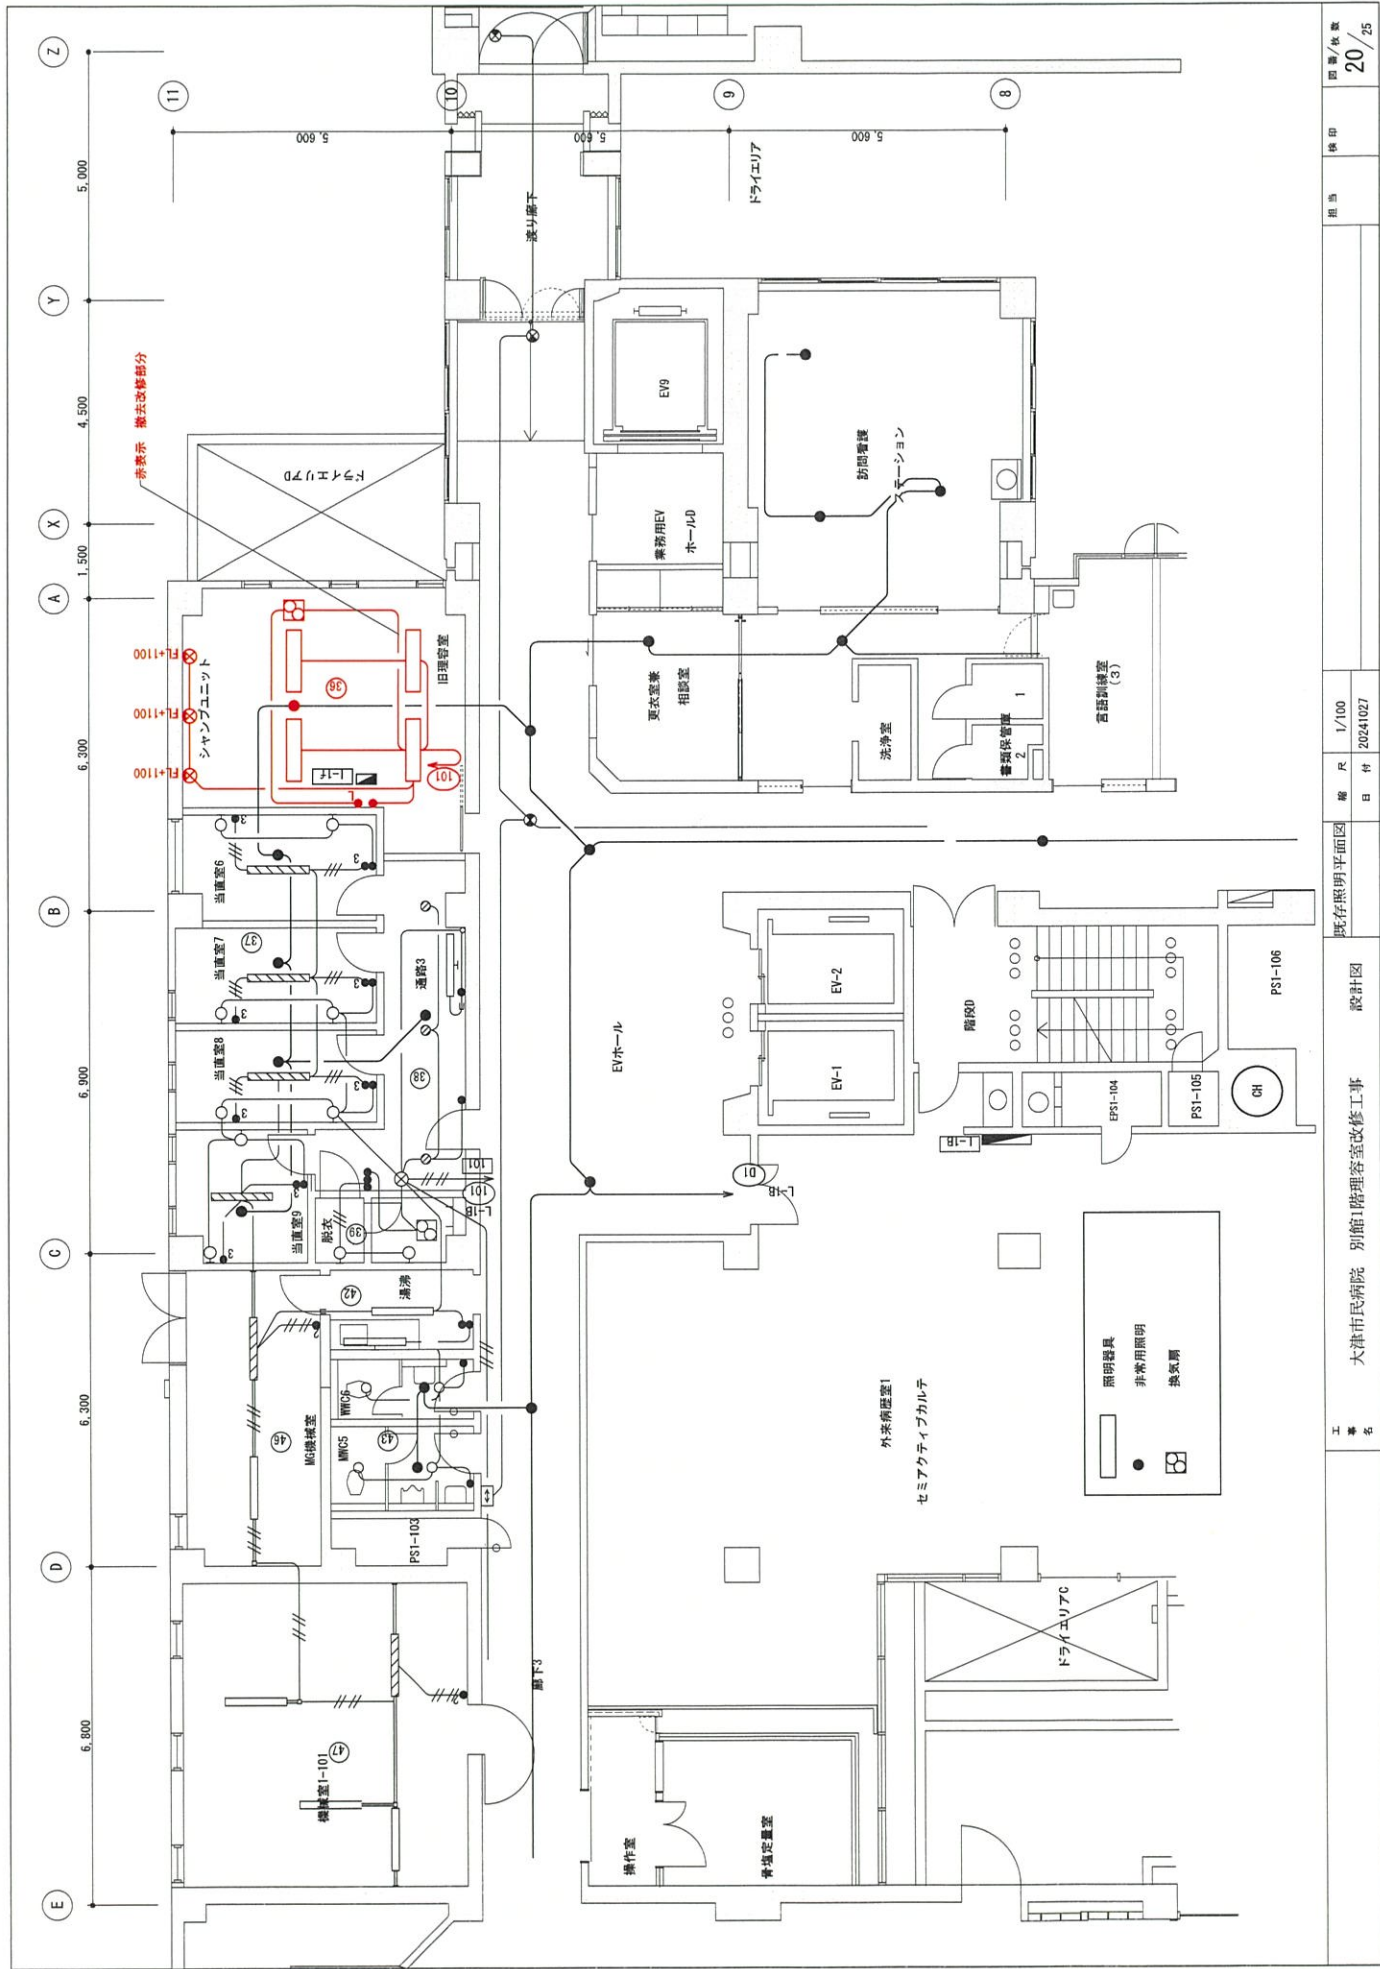


工事名	大津市民病院 別館1階理容室改修工事	設計図	既存照明平面図	縮尺	1/100	図号/枚数	20/25
日付	2024.02.7			欄		検印	

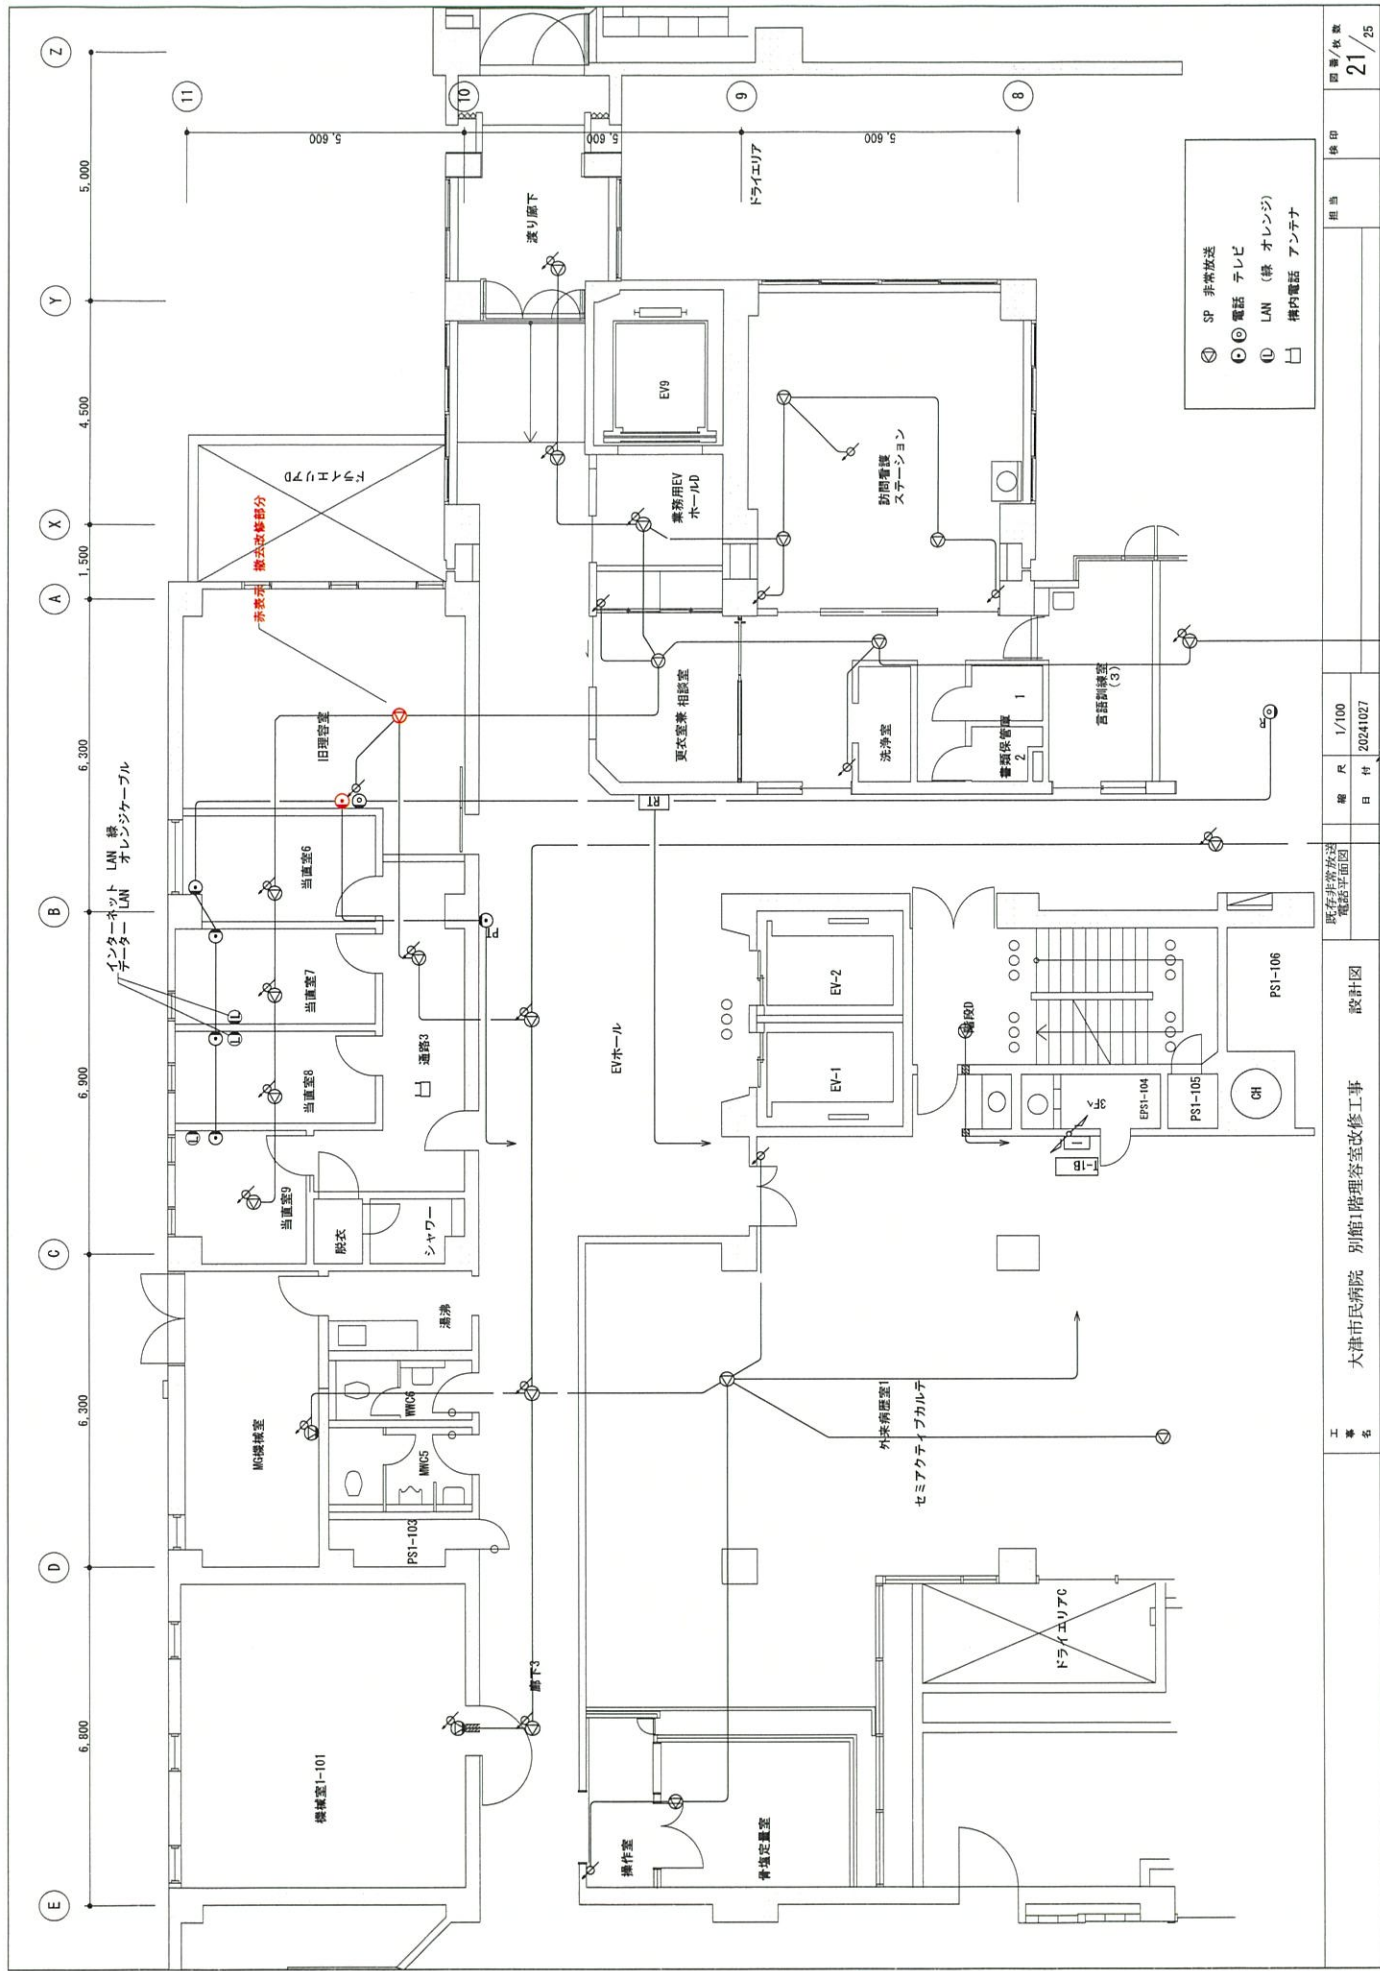


工事名	大津市民病院 別館1階理容室改修工事	設計図	図号/枚数	21 / 25
縮尺	1/100	日付	2024.10.27	
図名	既存理容室改修 電話平面図			

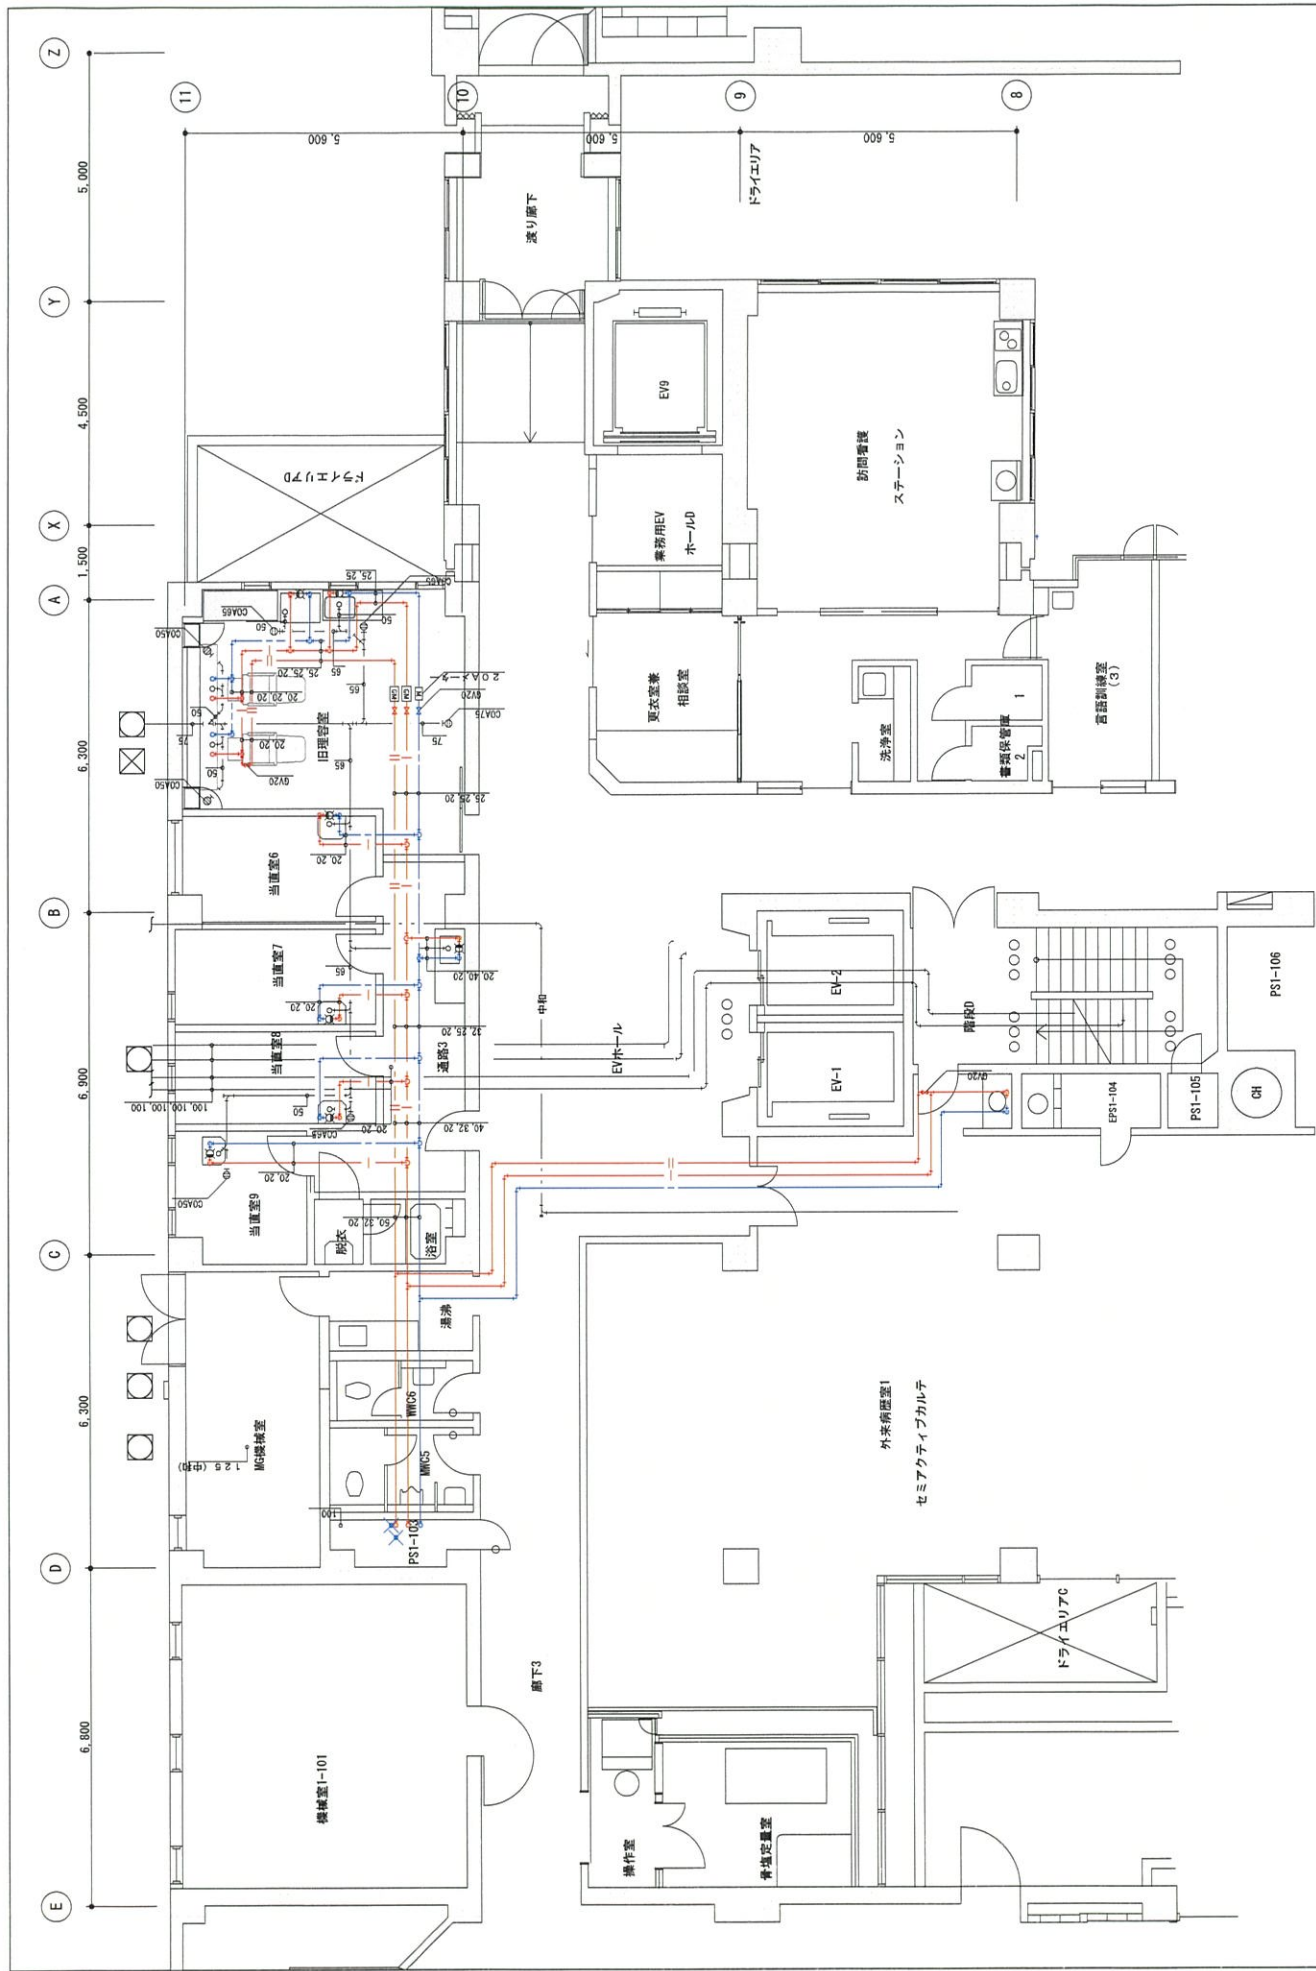

工 事 名	大津市民病院 別館1階理容室改修工事	設計図	給排水平面図	縮 尺	1/100	日 付	2024.02.27	描 写	横 印	図 号/枚 数	22/25
-------	--------------------	-----	--------	-----	-------	-----	------------	-----	-----	---------	-------

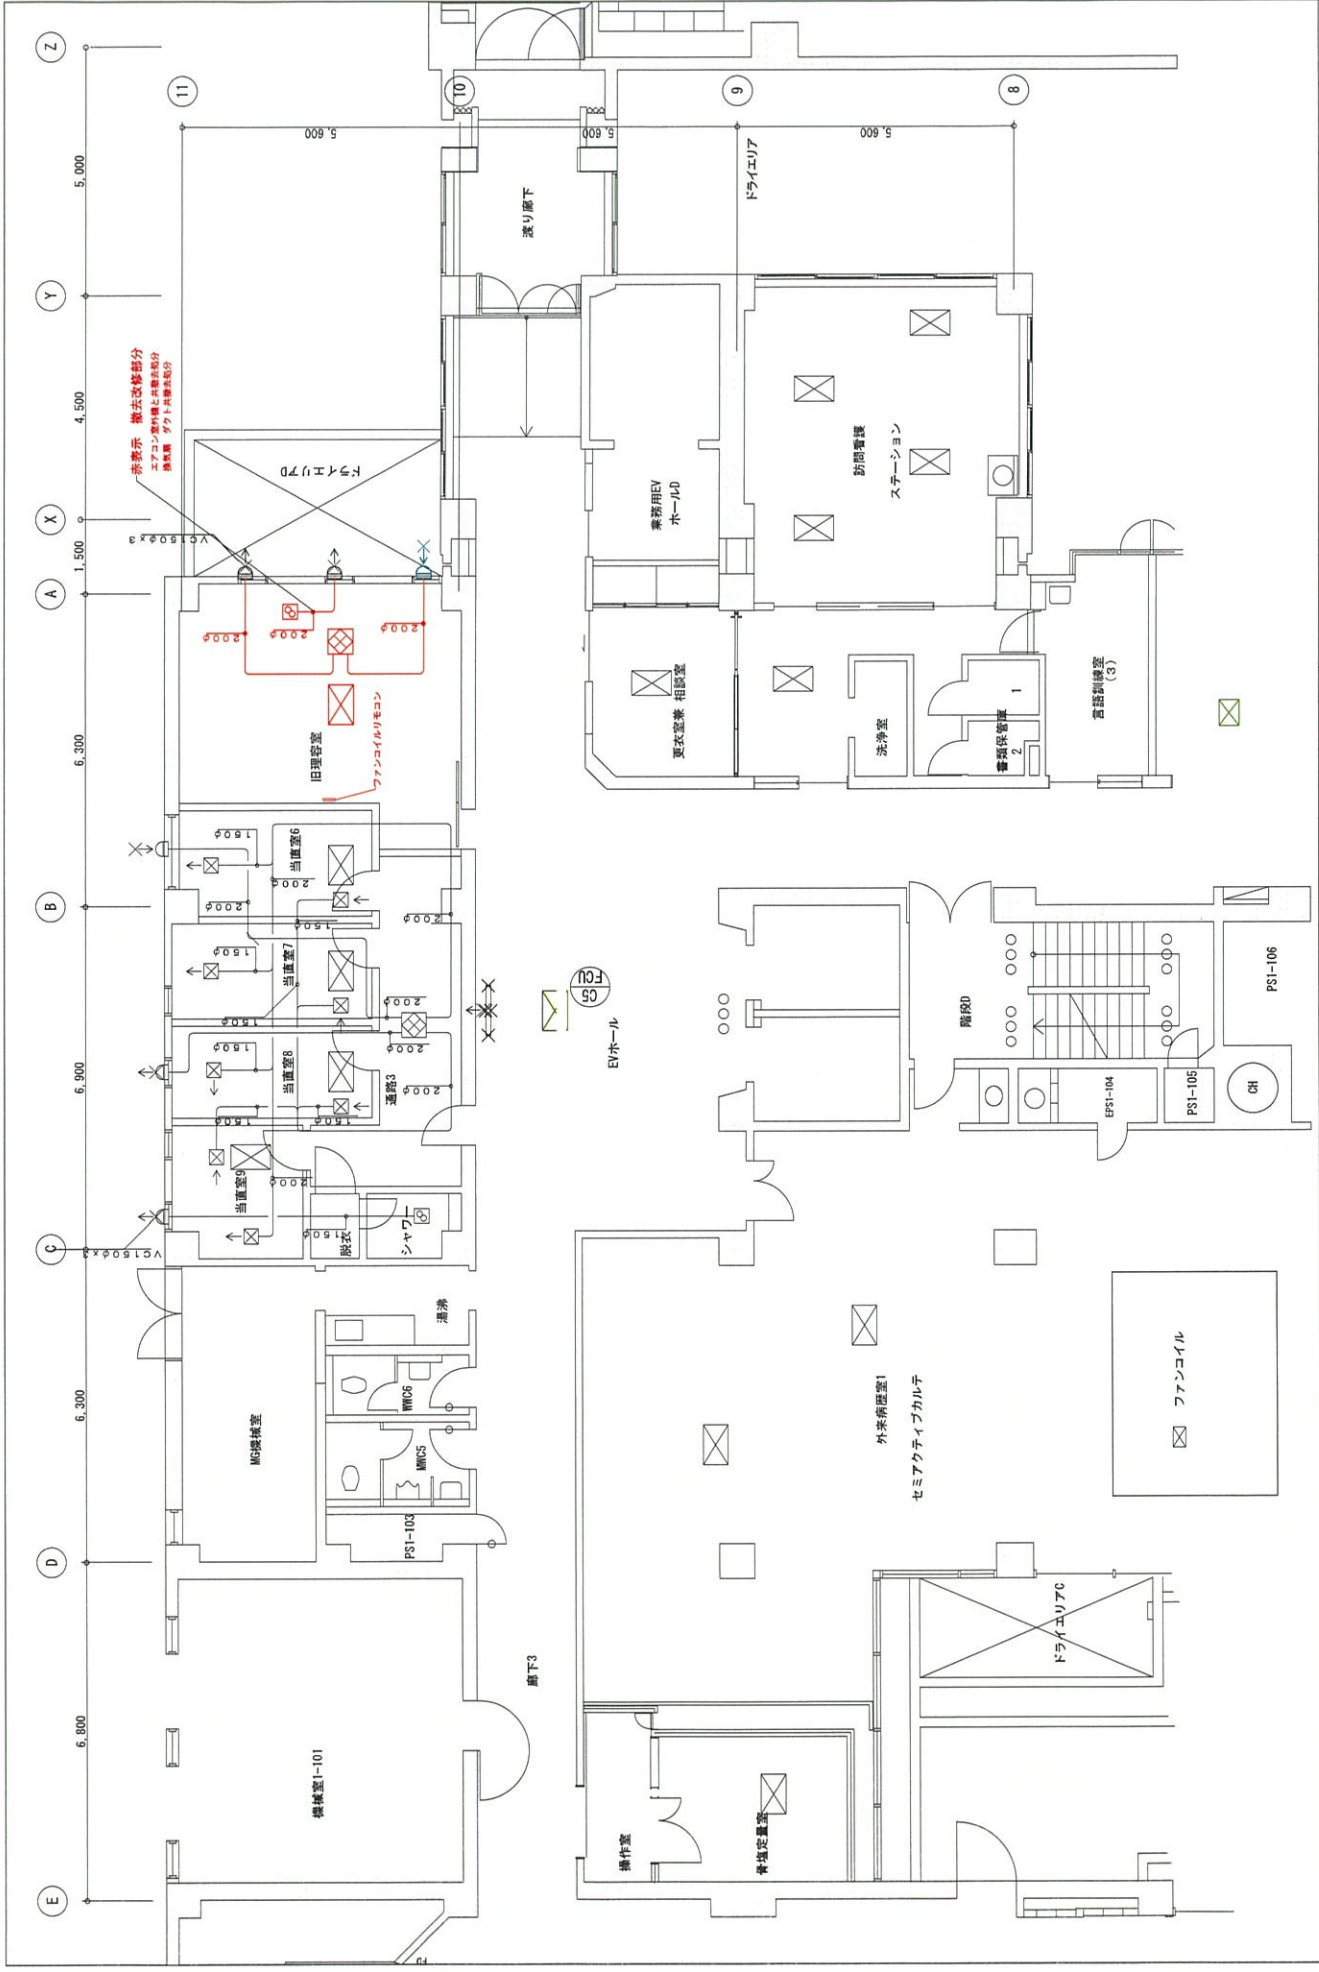

工事 名	大津市民病院 別館1階理容室改修工事		設計図	空調機設備 平面図	縮尺	1/100	図号/枚数	23/25
	日付	20241027			担当	印		

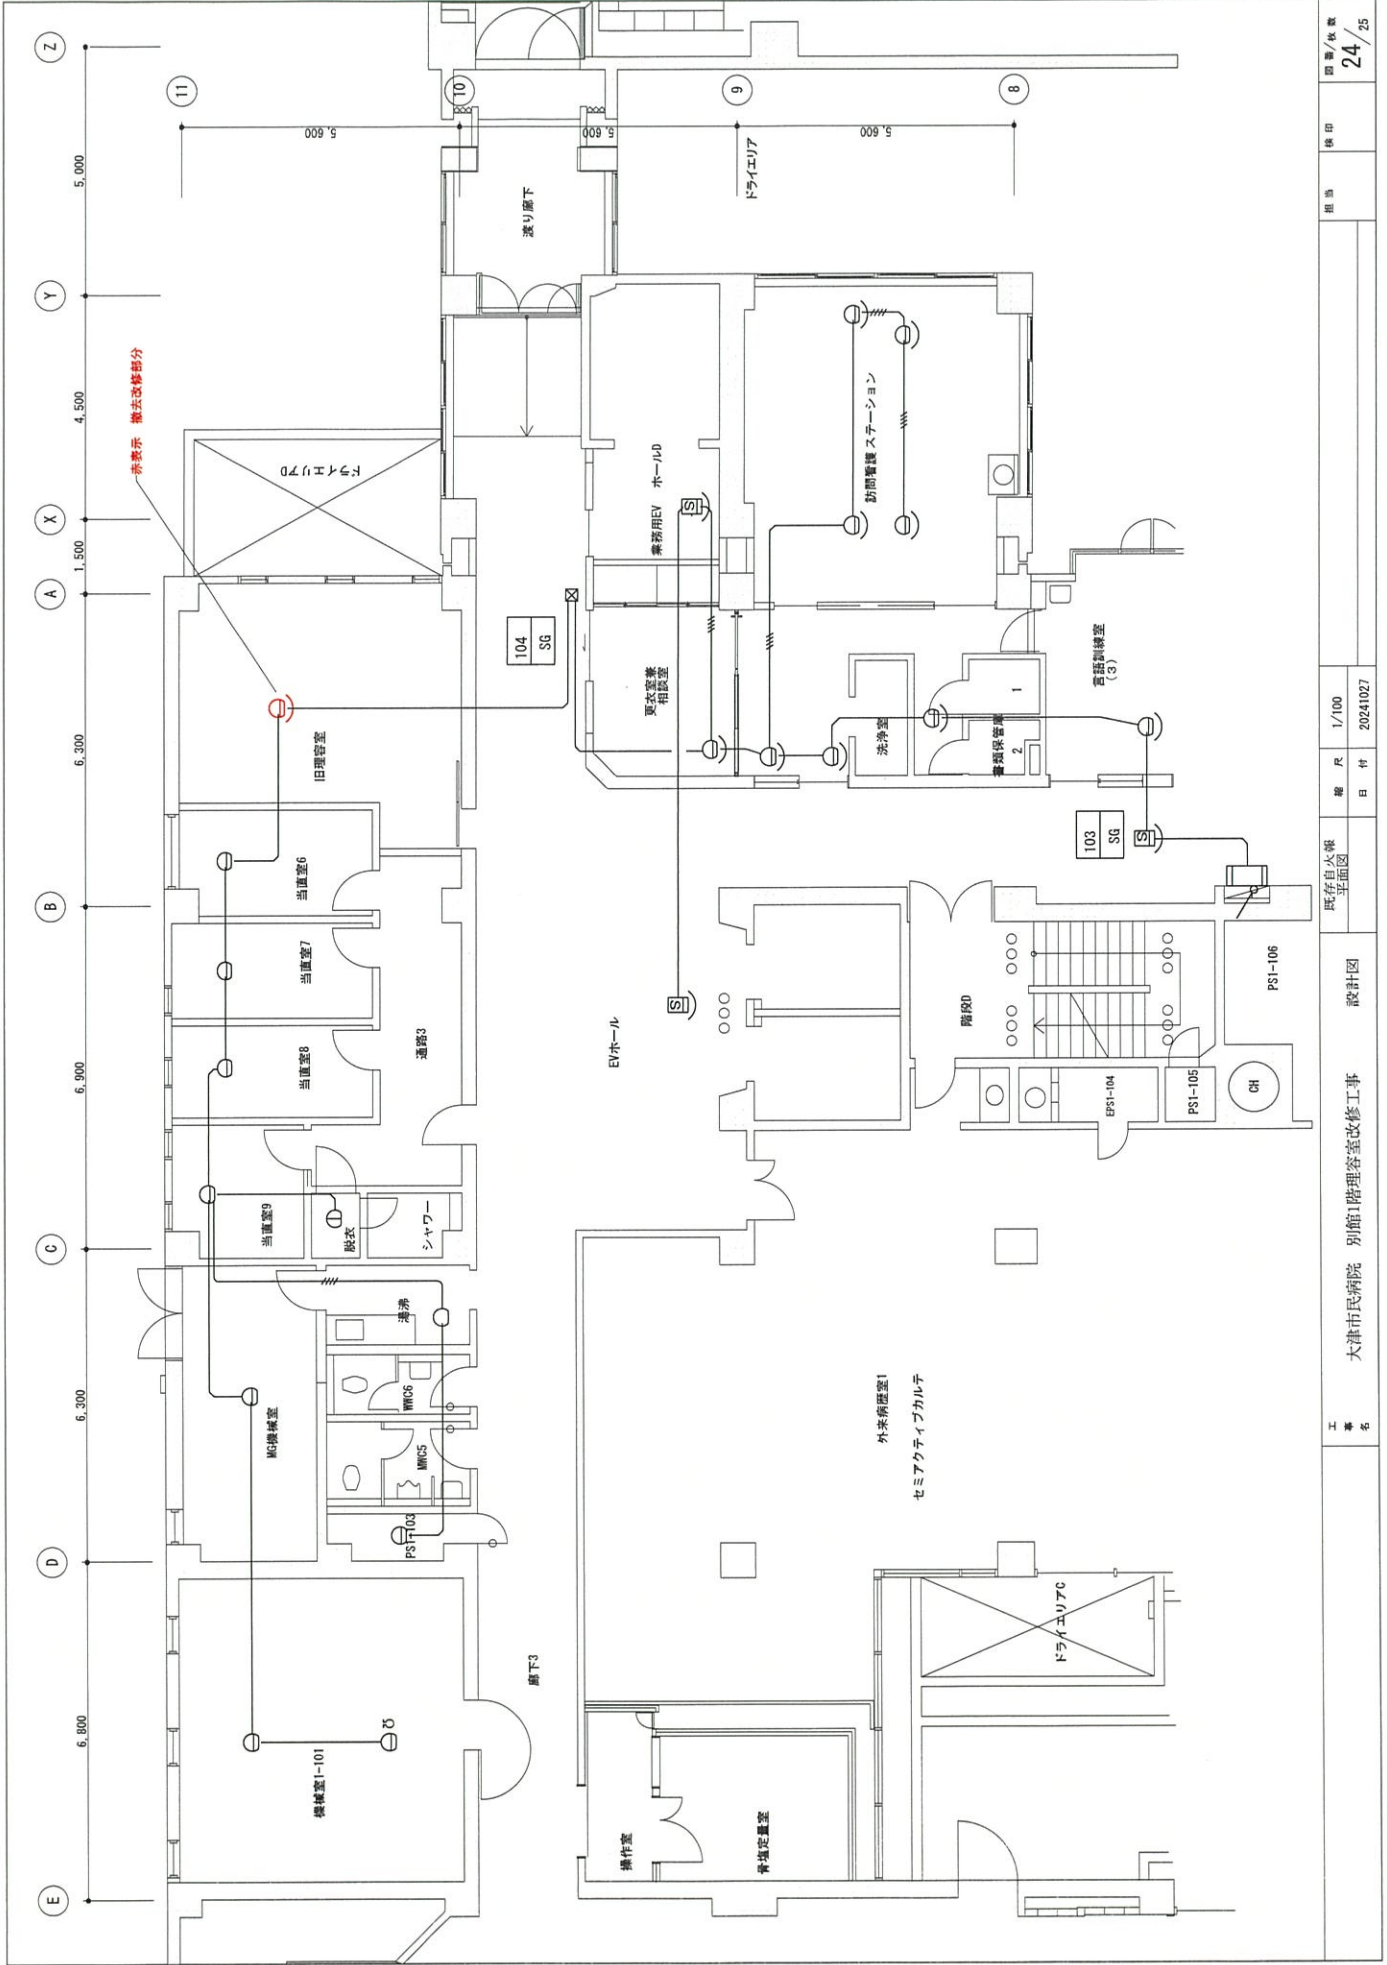

工
事
名


大津市民病院 別館1階管理室改修工事

設計図

氏名
日
月
年

1/100
20241027

図
号
枚
数
24 / 25

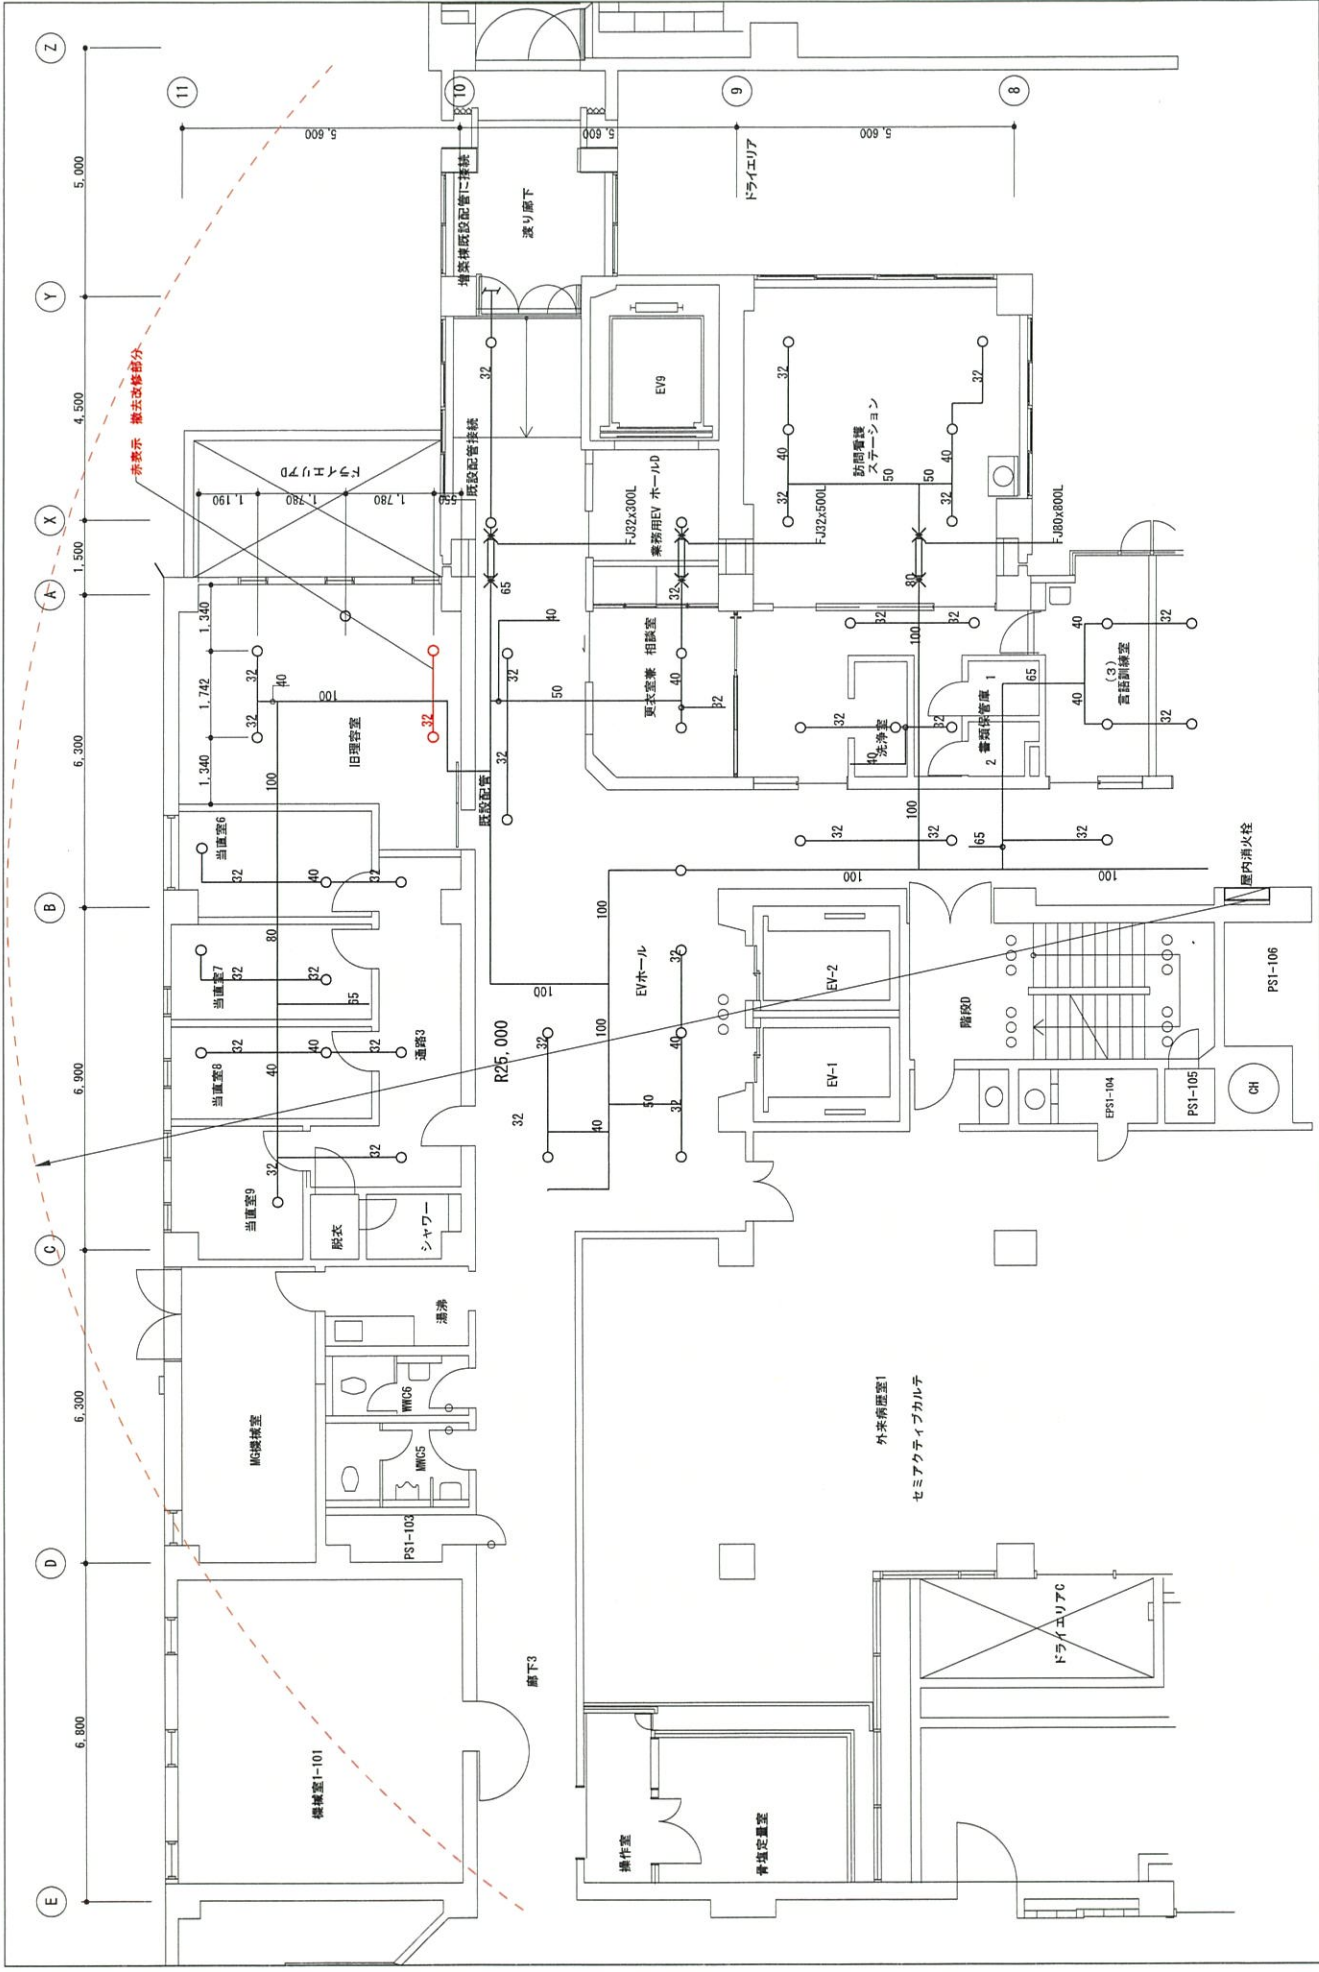

工事 名	大津市民病院 別館1階理管室改修工事			設計図	設計 日付	1/100	縮尺	20241027	図面/枚数	25/25
	工 事 名	大津市民病院 別館1階理管室改修工事	設計図							